


PLANTA BAIXA - BRINQUEDOTECA
Escala 1:25


TÍTULO:	BRINQUEDOTECA	RESPONSÁVEL TÉCNICO:	MARCOS R. R. / NAYANNE C.C.
ASSUNTO:	PLANTA BAIXA	ESCALA:	1:25
		FOLHA:	01
CLIENTE:	UNIVERSIDADE DO ESTADO DO PARA - UEPA	REVISOR:	UEPA
		DATA:	13/06/17

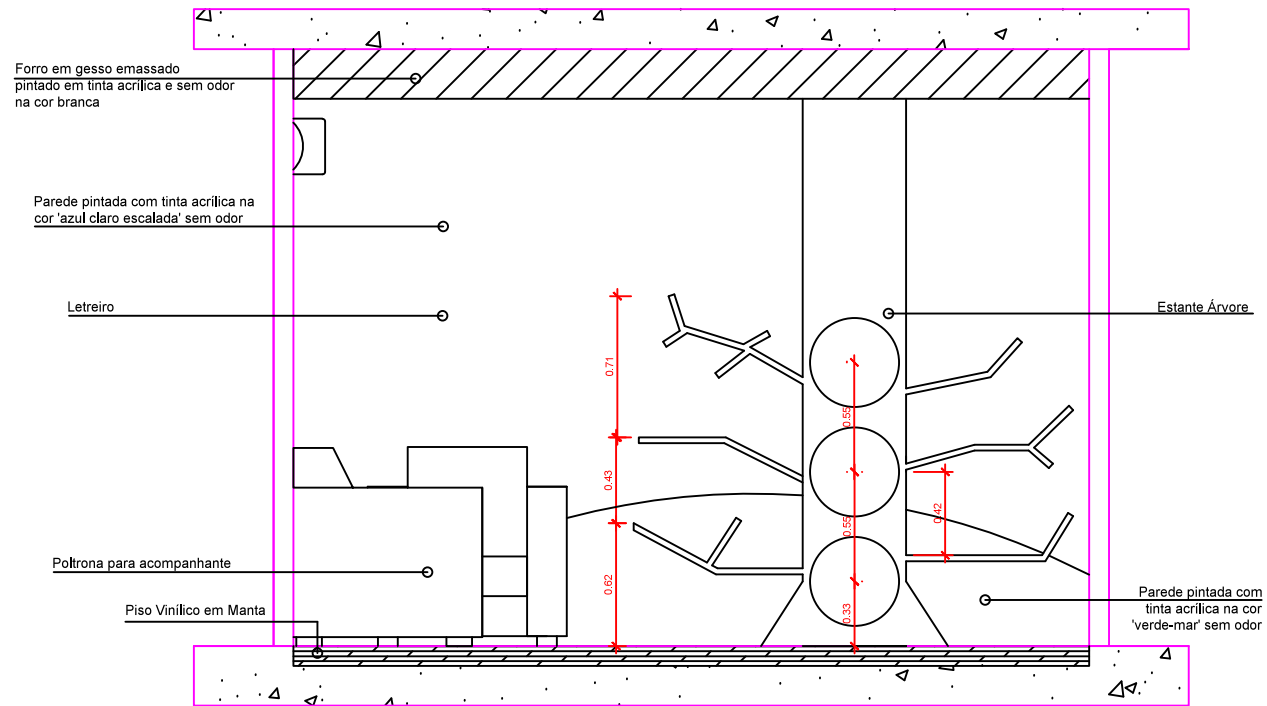

VISTA 01 - BRINQUEDOTECA
Escala 1:25


TÍTULO:	BRINQUEDOTECA	RESPONSÁVEL TÉCNICO:	MARCOS R. R. / NAYANNE C.C.
ASSUNTO:	VISTAS 01	ESCALA:	1:25
		FOLHA:	02
CLIENTE:	UNIVERSIDADE DO ESTADO DO PARA - UEPA	REVISOR:	UEPA
		DATA:	13/06/17

Escala 1:25

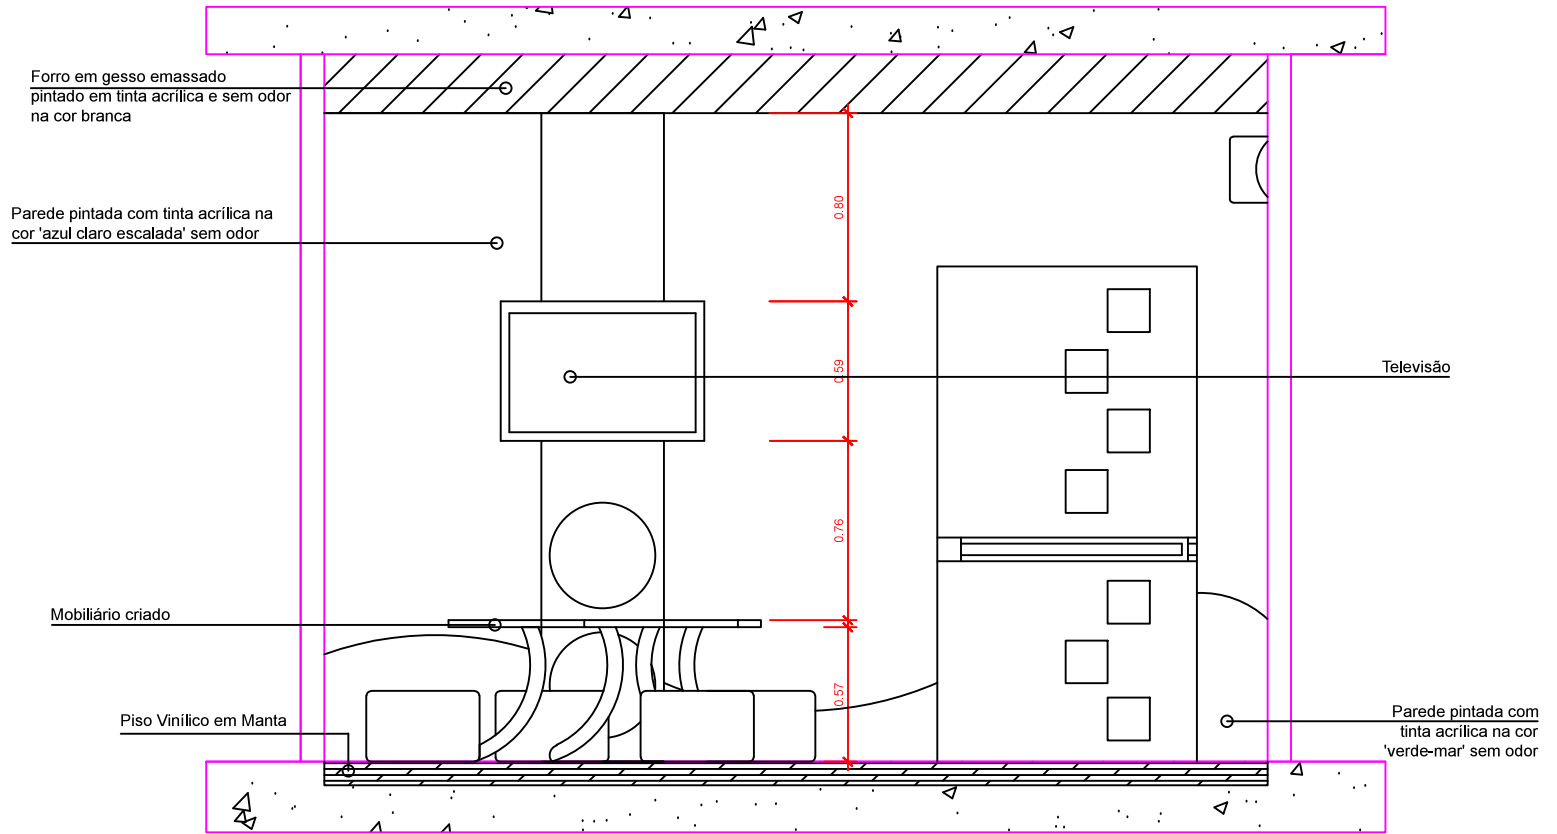


VISTA 02 - BRINQUEDOTECA
Escala 1:25

TÍTULO:	BRINQUEDOTECA	RESPONSÁVEL TÉCNICO:	MARCOS R. R. / NAYANNE C.C.		
ASSUNTO:	VISTAS 02	ESCALA:	1:25	FOLHA:	03
CLIENTE:	UNIVERSIDADE DO ESTADO DO PARA - UEPA	REVISOR:	UEPA	DATA:	13/06/17

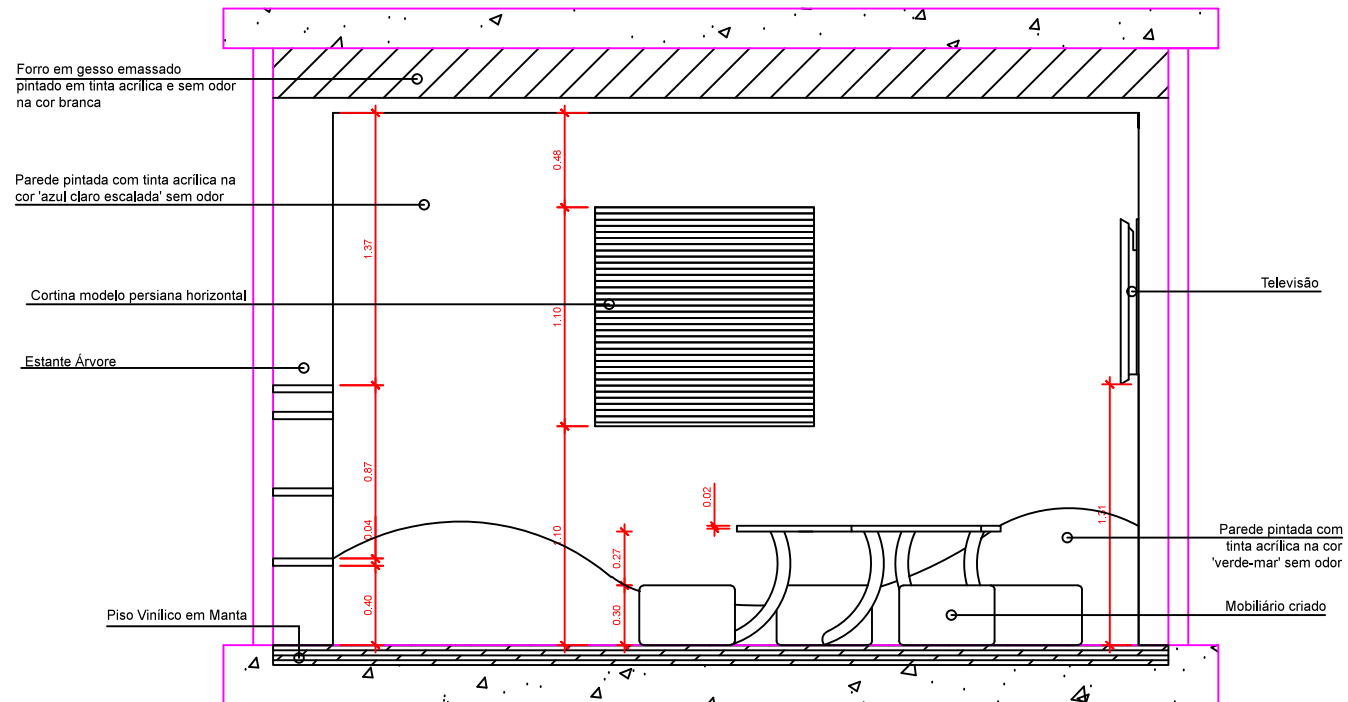


VISTA 03 - BRINQUEDOTECA
Escala 1:25

TÍTULO:	BRINQUEDOTECA		RESPONSÁVEL TÉCNICO:	MARCOS R. R. / NAYANNE C.C.	
ASSUNTO:	VISTAS 03	ESCALA:	1:25	FOLHA:	04
CLIENTE:	UNIVERSIDADE DO ESTADO DO PARA - UEPA	REVISOR:	UEPA	DATA:	13/06/17

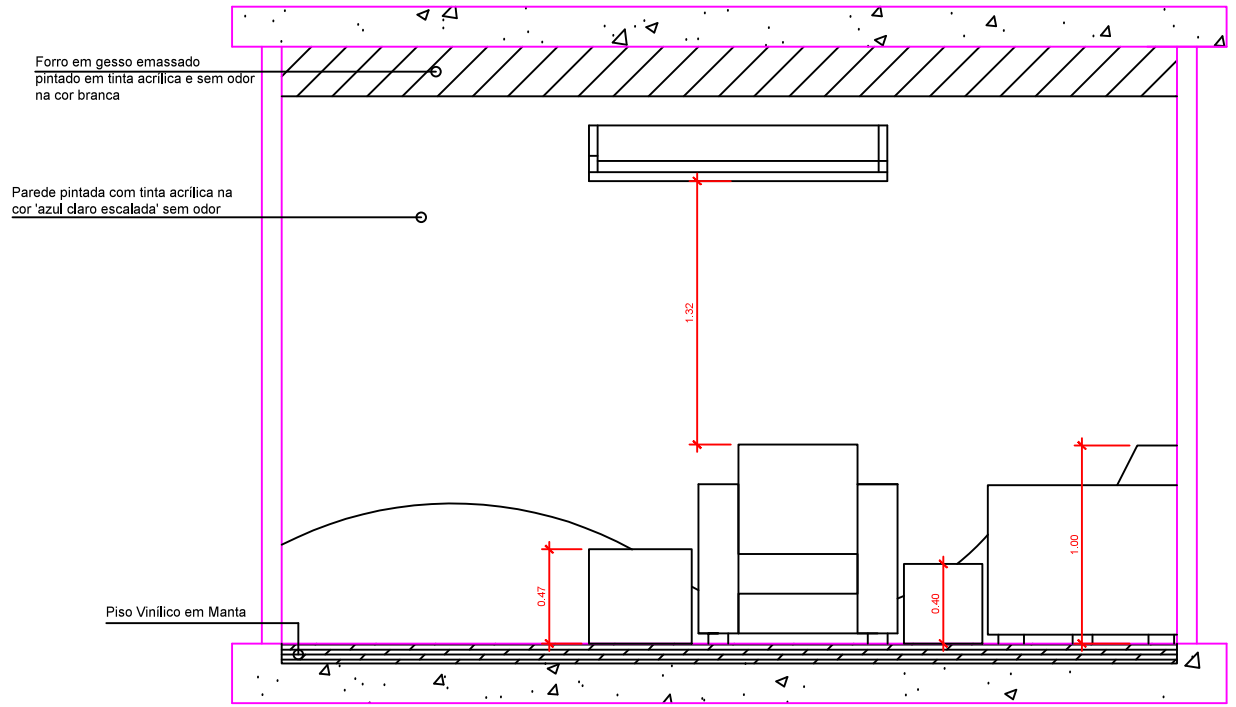

VISTA 04 - BRINQUEDOTECA
Escala 1:25


TÍTULO:	BRINQUEDOTECA		RESPONSÁVEL TÉCNICO:	MARCOS R. R. / NAYANNE C.C.	
ASSUNTO:	VISTAS 04	ESCALA:	1:25	FOLHA:	05
CLIENTE:	UNIVERSIDADE DO ESTADO DO PARA - UEPA	REVISOR:	UEPA	DATA:	13/06/17

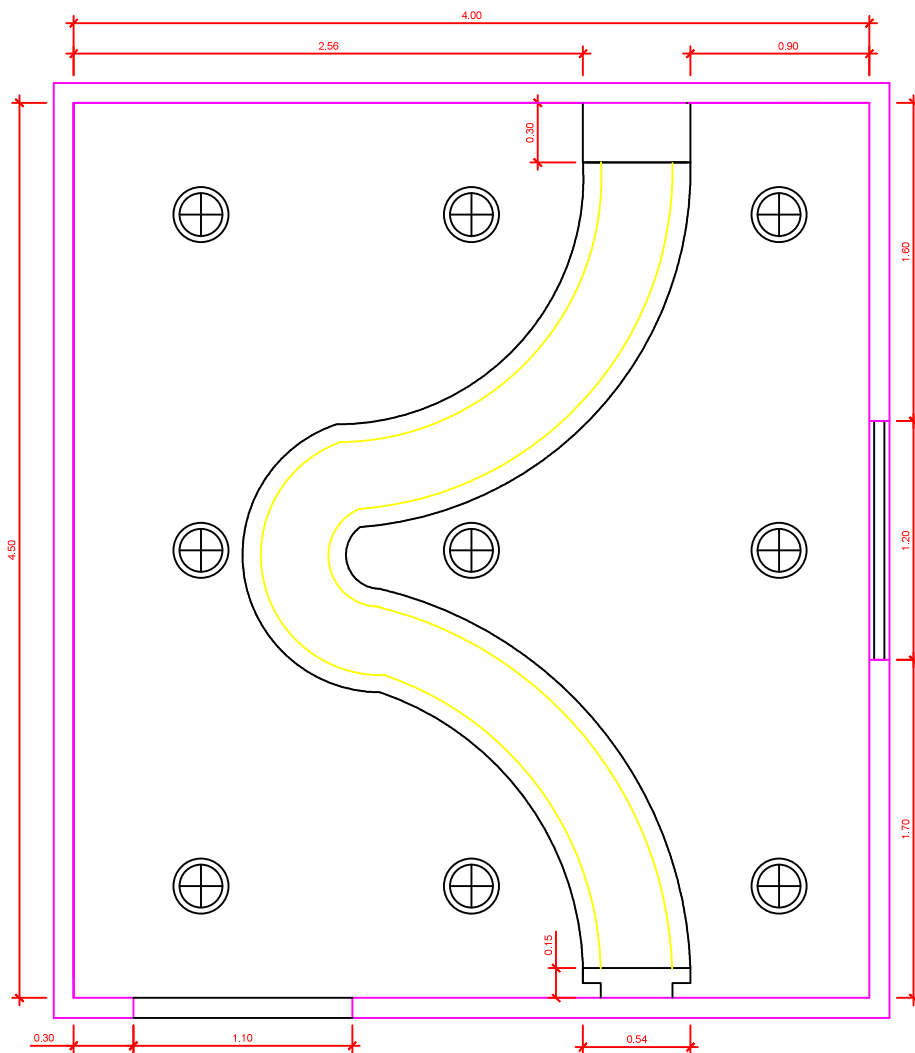


LEGENDA DE ILUMINAÇÃO	
	LUMINÁRIA LED DE EMBUTIR SLIM LIGHT - CIRCULAR - 24 W
	FITA DE LED

PLANTA DE ILUMINAÇÃO/FORRO - BRINQUEDOTECA
Escala 1:25


TÍTULO:	BRINQUEDOTECA	RESPONSÁVEL TÉCNICO:	MARCOS R. R. / NAYANNE C.C.
ASSUNTO:	PLANTA DE ILUMINAÇÃO/FORRO	ESCALA:	1:25
		FOLHA:	06
CLIENTE:	UNIVERSIDADE DO ESTADO DO PARA - UEPA	REVISOR:	UEPA
		DATA:	13/06/17

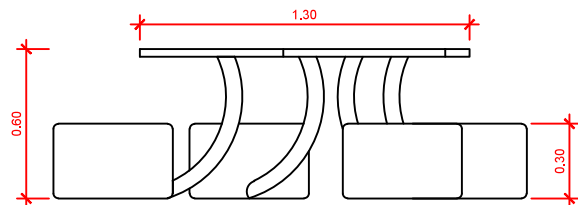

VISTA FRONTAL
Escala 1:20

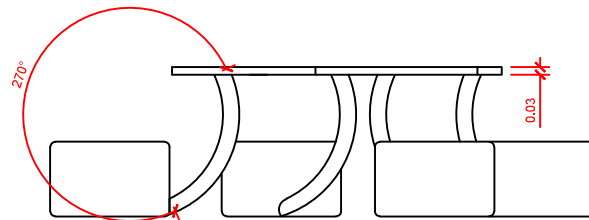

VISTA LATERAL
Escala 1:20

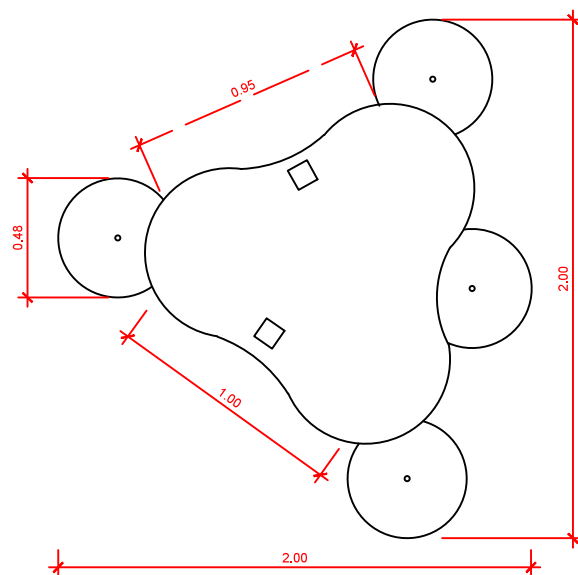

VISTA SUPERIOR
Escala 1:20



VISTA 3D

TÍTULO:	MOBILIÁRIO	RESPONSÁVEL TÉCNICO:	MARCOS R. R. / NAYANNE C.C.
ASSUNTO:	VISTAS E 3D	ESCALA:	1:20
		FOLHA:	07
CLIENTE:	UNIVERSIDADE DO ESTADO DO PARA - UEPA	REVISOR:	UEPA
		DATA:	13/06/17